



- LEGENDA TUBAZIONI
- LINEA ELETTRICA IN CAVDOTTO INTERRATO
 - LINEA ELETTRONICA IN CAVDOTTO INTERRATO
 - - - - - TRACCA IN RAMME NUDE 50 mmq
 - EL POZZETTO LINEA ELETTRICA
 - ET POZZETTO LINEA ELETTRONICA
 - POZZETTO MESSA A TERRA
 - QUADRO ELETTRICO
 - INVERTER

PLANIMETRIA GENERALE IMPIANTO CARBURANTI
CON INDICAZIONE IMPIANTO ELETTRICO, ELETTRONICO E TERRA
SCALA 1:100

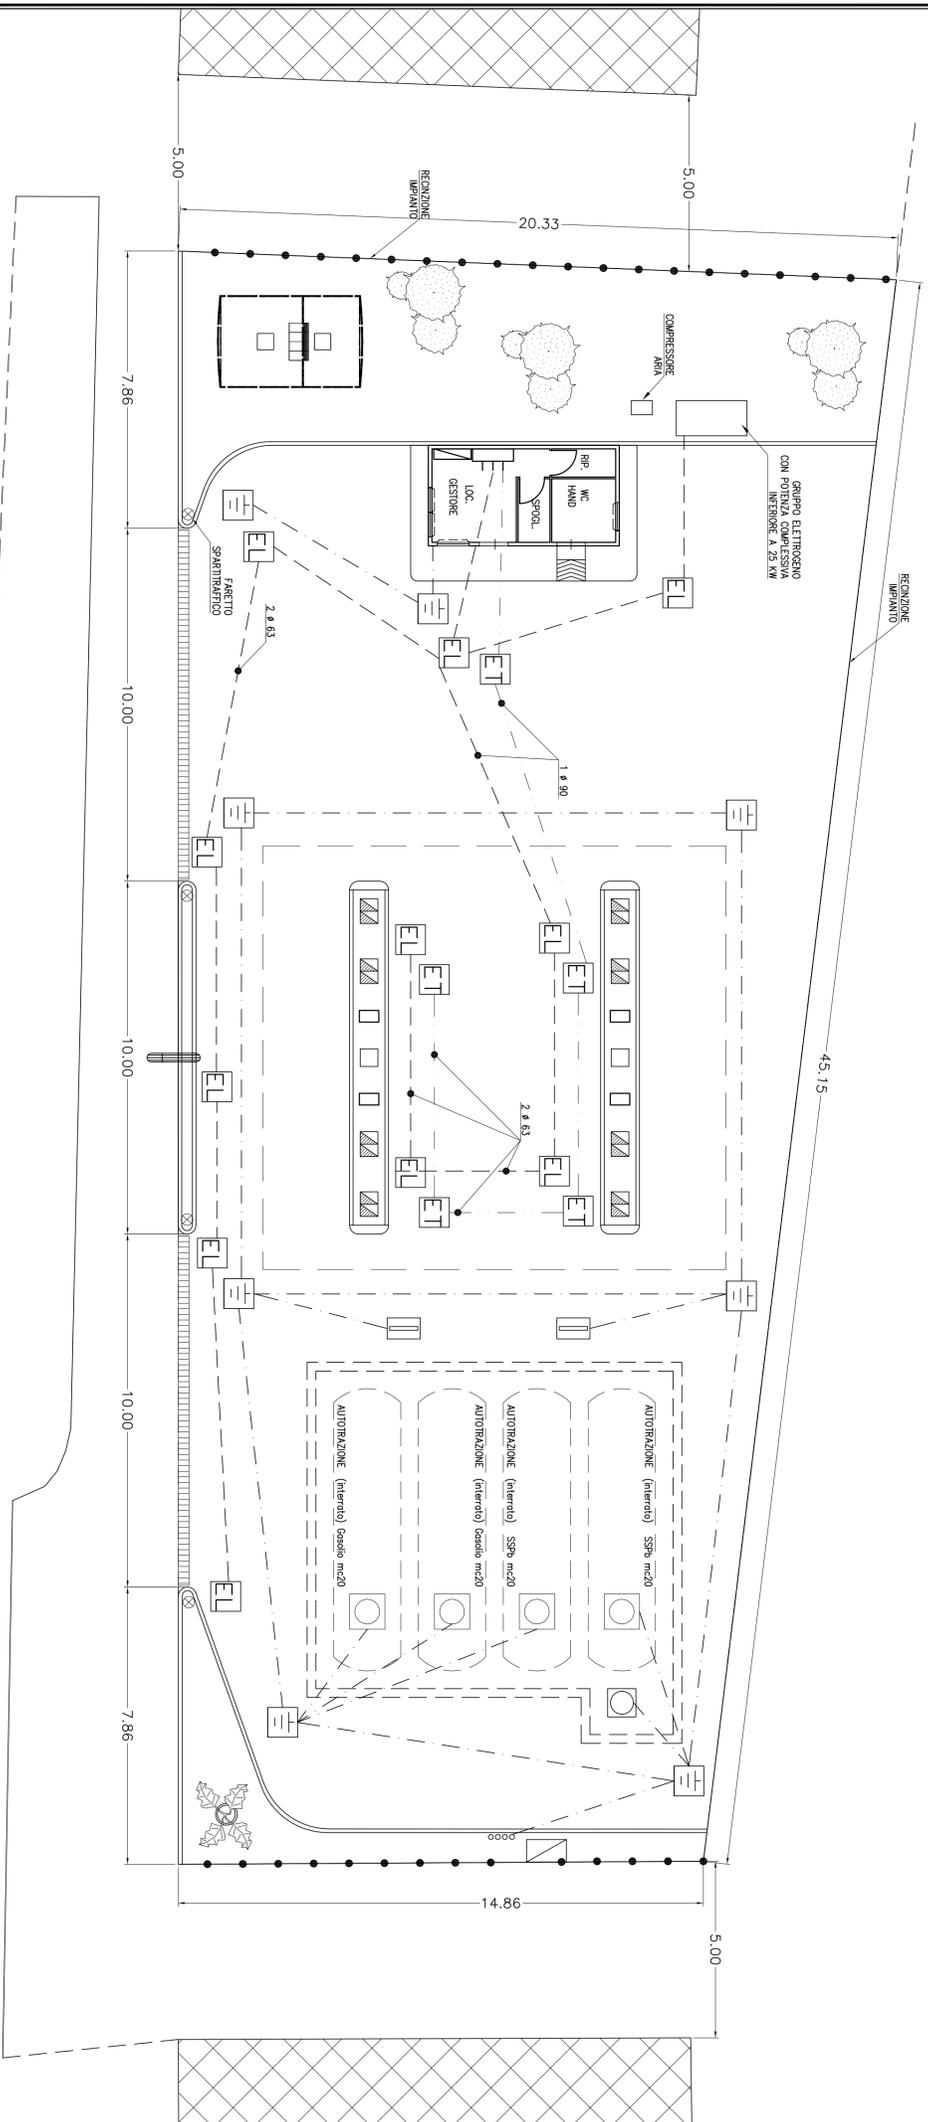

MARE

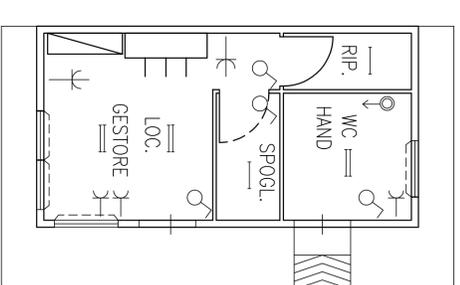

- LEGENDA IMPIANTO ELETTRICO LOCALE GESTORE
- Corpo illuminante a tubi fluorescenti 2x18w
 - Interruttore unipolare
 - ⌋ Presa 2 Poli+Terra 10/16A
 - ⌋ Presa trifase 3 Poli+Terra con interblocco 16/A
 - ⌋ Pulsante Tante

PIANTA ELETTRICO CHIOSCO - SCALA 1:50

COMUNE DI PANTELLERIA

OGGETTO: RICHIESTA DI CONCESSIONE DEMANIALE PER TRASFERIMENTO
AUTORIZZAZIONE AREA DISTRIBUZIONE CARBURANTI IN PANTELLERIA (TP),
LOTTO DI TERRENO MEGLIO DISTINTO AL N.C.T. DEL COMUNE DI
PANTELLERIA AL FOGLIO DI MAPPA 4, P.LLA 689

SOLUZIONE "A"

UBICAZIONE: PANTELLERIA (TP), LOTTO DI TERRENO MEGLIO DISTINTO AL N.C.T.
DEL COMUNE DI PANTELLERIA AL FOGLIO DI MAPPA 4, P.LLA 689

Dati Tecnici
Dott. Zotto Armando & c.
Via Borgo Iorio, n. 83 - 91017 PANTELLERIA (TP)
Cod. Fisc. P.IVA 016481701817

COMMITTENTE: DAL ZOTTO S.A.S. di Del Zotto Armando & c.
Via Borgo Iorio, n. 83 - 91017 PANTELLERIA (TP)

ELABORATI: PLANIMETRIA GENERALE IMPIANTO CON INDICAZIONE IMPIANTO ELETTRICO,
ELETTRONICO E MESSA A TERRA
PIANTA LOCALE GESTORE CON INDICAZIONE IMP. ELETTRICO

I TECNICI:	TAVOLA 5/6
REV. 1	DATA: 01/2016
SCALA: 1:100	

